



PLANTA BAIXA

ESCALA 1:10

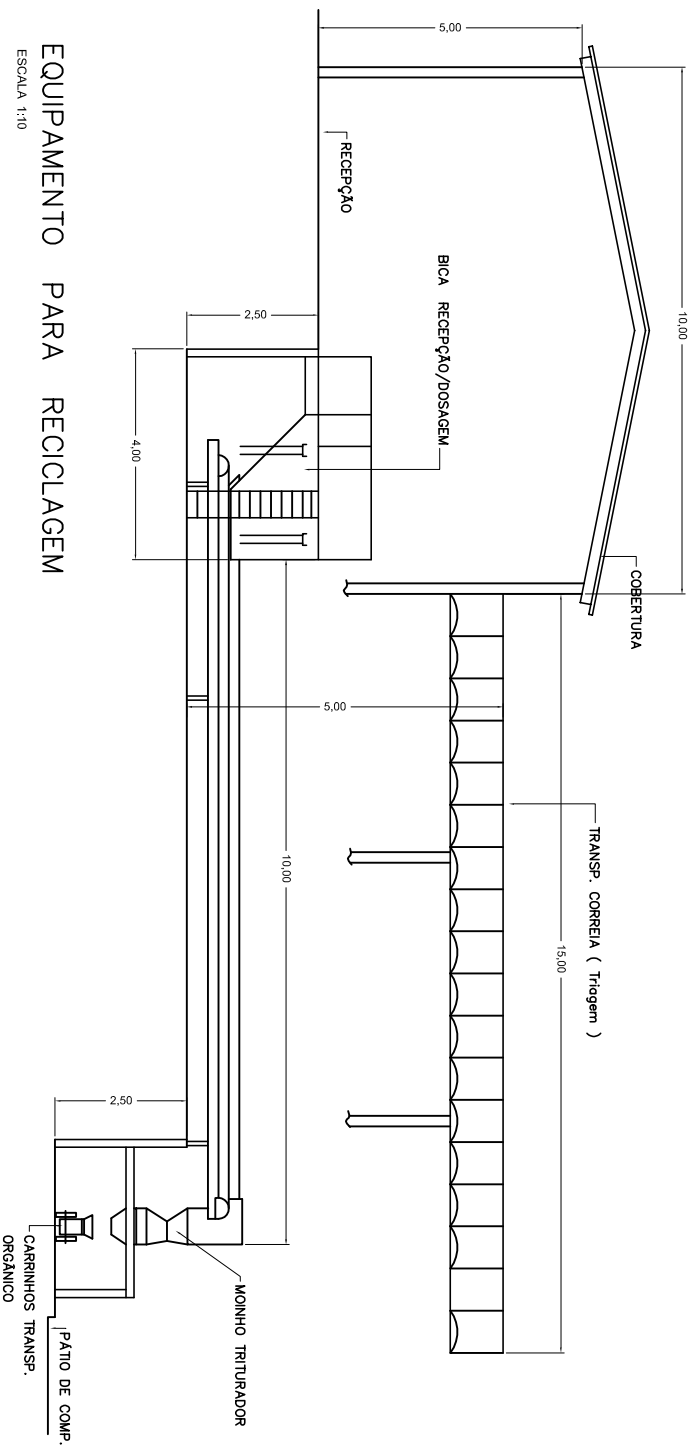

EQUIPAMENTO PARA RECICLAGEM

ESCALA 1:10

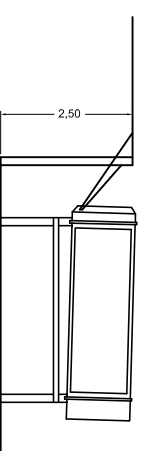

EQUIPAMENTO PARA COMPOSTAGEM

ESCALA 1:10

MUNICÍPIO DE SANTA CLARA D'OESTE

PLANO DE GESTÃO E GERENCIAMENTO INTEGRADO DE RESÍDUOS SÓLIDOS DO MUNICÍPIO SANTA CLARA D'OESTE - SP
 MINI - USINA DE COMPOSTAGEM

PREFEITURA MUNICIPAL DE SANTA CLARA D'OESTE

SITUAÇÃO S/ ESCALA

Prefeito Municipal

ÁREAS EM M2

MN JALES

MN JALES CONSULTORIA E PROJETOS LTDA - CNPJ 100 436 942/0001-50
 AV. FRANCISCO JALES, 2708, CENTRO, JALES/SP - FONE (17) 267 2982, CEP: 13700-000

APROVAÇÃO

FOLHA 08/08
 DATA 17/02/2012
 DESENHO - PREGO 9110-2891
 ESCALA: 1:1000